



教室棟 1階平面図 S=1/100

設計 監理	施工	竣工年月	監理	監理	現場代理人 電気設備	現場代理人 機械設備	縮尺 A1版: 1:100 A3版: 1:200	工事名称	竣工図 No.
		図面名称 (教室棟) 1階平面図							

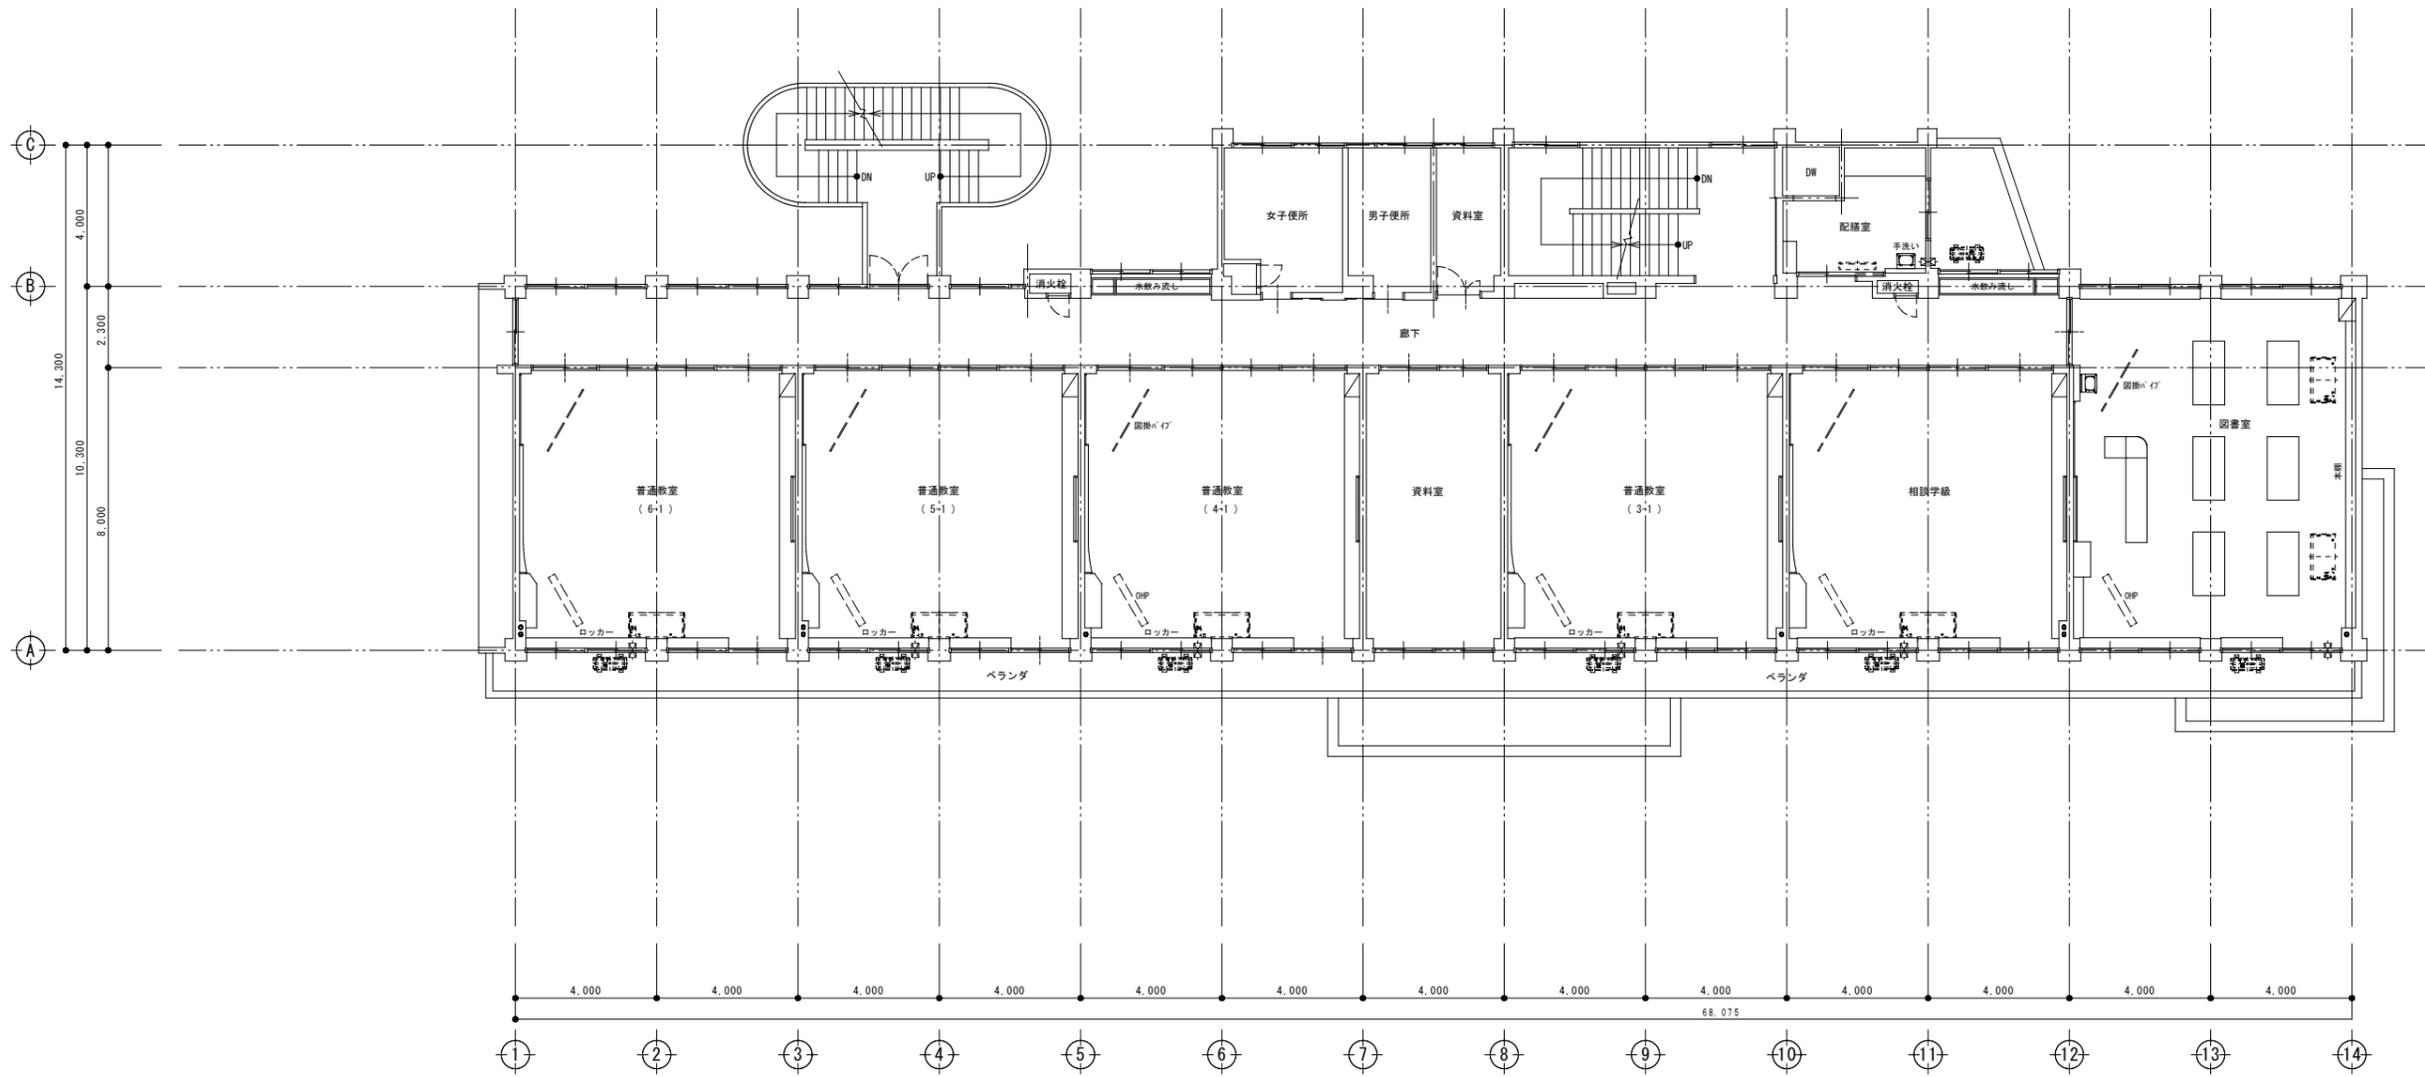

教室棟 2階平面図 S=1/100

設計 監理	施工	竣工年月	監理	監理	現場代理人 電気設備	現場代理人 機械設備	縮尺 A1版: 1:100 A3版: 1:200	工事名称	竣工図
		図面名称 (教室棟) 2階平面図		No.					

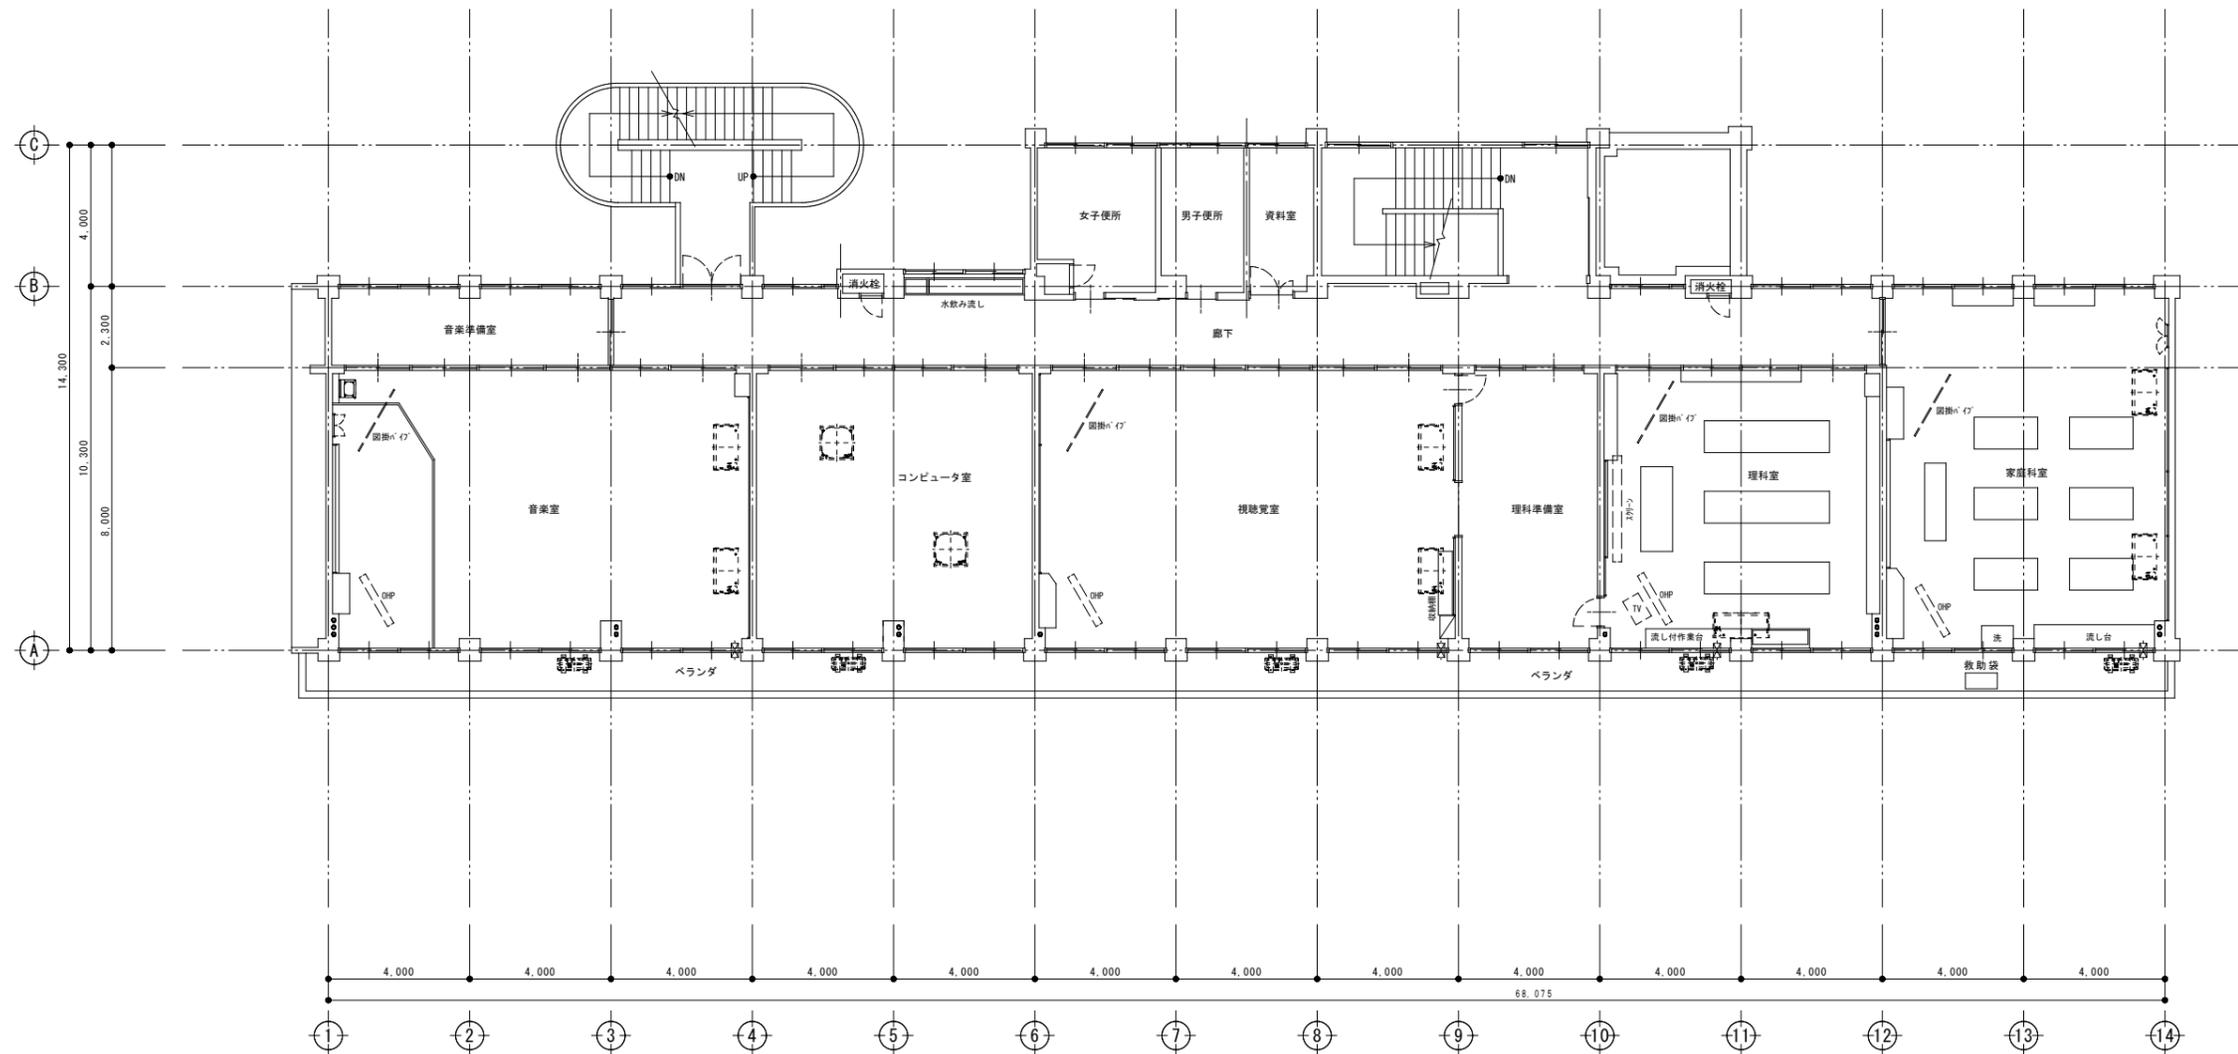

教室棟 3階平面図 S=1/100

設計 監理	施工	竣工年月	監理	現場代理人 電気設備	現場代理人 機械設備	縮尺 A1版: 1:100 A3版: 1:200	工事名称	竣工図
		図面名称 (教室棟) 3階平面図		No.				